


LLEGENDA ENLLUMENAT	
	LLUM SUSPESA DE SOSTRE TIRES 12W
	DOWNLIGHT NEXIA HUT_L EMPOTRABLE 21W
	DOWNLIGHT NEXIA TOLVA_S 9W
	APLIC DE PARED NEXIA CONFORT BAÑADOR 15410-X 1,2W
	TIRA LED NEXIA 21033 14,4W/m
	LLUM DE CAPÇALERA LLIT NEXIA BCN 30 AIR 6W
	LLUMINÀRIA LED NEXIA INFINITY TRIMLESS LOW OUT (1,7m)
	LLUMINÀRIA LED NEXIA INFINITY TRIMLESS LOW OUT (2,8m)
	LLUMINÀRIA LED NEXIA INFINITY TRIMLESS HIGH OUT (2,8m)
	CARRIL TRIFÀSIC DE SUSPENSÍO
	PROJECTOR NEXIA BCN50 PER CARRIL 8,9W
	APLIC DE PARED EXTERIOR NEXIA 3W

LLEGENDA ELECTRICITAT	
	INTERRUPTOR
	INTERRUPTOR COMBATOR
	INTERRUPTOR COMBATOR D'ENCLLAMENT
	POSADOR PERISANA / PORTA GAVARDE
	PORT ALIMENTACIÓ PERISANA ELECTRICA
	PLANT ALIMENTACIÓ PORTA GAVARDE
	DETECTOR PRESENCIA TIPO KNX DE JUNG
	CEL. LILA CREFUSCULAR
	PRESA DE CORRENT A 16 A
	PRESA DE CORRENT A 25 A
	PRESA DE CORRENT A 16 A - SUPERFICIAL
	LLOC TREBALL TERRA 4 END - 1 IAH - 1 PRESA TV
	TELEVISIO
	PRESA RU 45
	PRESA RU 45 PER PLANT D'ACCÉS RW1
	PLACAMENTOR VIDEOPORTER
	QUADRE ELECTRIC / JIBUQUADRE ELECTRIC
	EQUIPAMENT ANCORNA TELECOM
	LINES ELECTROQUIS

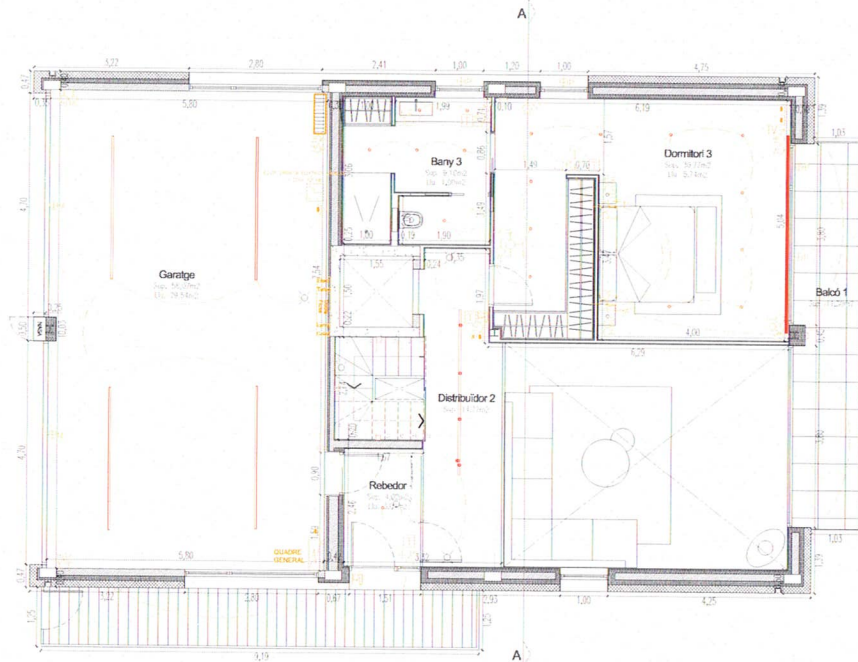

Superfície parcel·la neta: 601,40 m²
 Superfície d'ocupació màx.: 0,33x601,40 m² = 198,46 m²
 Superfície edificable màx.: 0,8x601,40 m² = 481,12 m²

Superfície ocupada: 198,44 m² < 198,46 m²
 Superfície edificable: 476,99 m² < 481,12 m²

Superfície construïda Sota coberta: 122,71 m²
 Superfície construïda Planta Baixa: 198,44 m²
 Superfície construïda Planta Jardí: 177,42 m²
 Superfície total construïda: 498,57 m²



PROJECTE RE-04-21

000000
 Xalet unifamiliar Jordi PONS LLUVIA

LLOC
 Parcel·la N° 13 - Plana Morell
 Anyós - La Massana


Instal·lacions Electricitat
 Planta Baixa **ELECT-03**

ESCALA
 1/100

DATA
 Projecte:
 Modificació: Novembre 2022

LLEGENDA ENLLUMENAT	
	LLUM SUSPESA DE SOSTRE TIRES 12W
	DOWNLIGHT NEXIA HUT_L EMPOTRABLE 21W
	DOWNLIGHT NEXIA TOLVA_S 6W
	APLIC DE PARET NEXIA CONFORT BAÑADOR 15410-X 1,2W
	TIRA LED NEXIA 21033 14,4W/m
	LLUM DE CAPCALERA LLIT NEXIA BCN 30 AIR 6W
	LLUMINÀRIA LED NEXIA INFINITY TRIMLESS LOW OUT (1,7m)
	LLUMINÀRIA LED NEXIA INFINITY TRIMLESS LOW OUT (2,8m)
	LLUMINÀRIA LED NEXIA INFINITY TRIMLESS HIGH OUT (2,8m)
	CARRIL TRIFÀSIC DE SUSPENSIO
	PROJECTOR NEXIA BCN50 PER CARRIL 8,9W
	APLIC DE PARET EXTERIOR NEXIA 3W

LLEGENDA ELECTRICITAT	
	INTERRUPTOR
	INTERRUPTOR COMBATOR
	INTERRUPTOR COMBATOR DRENCLUMENAT
	PLUGADOR PENSIANA / PORTA GANATIE
	PUNT ALIMENTACIO PENSIANA ELECTRICA
	PUNT ALIMENTACIO PORTA GANATIE
	DETECTOR PRESENCIA TIPO ION DE JUNG
	CÈ: LLA CREPUSCULAR
	PRESA DE CORRENT A 16 A
	PRESA DE CORRENT A 25 A
	PRESA DE CORRENT A 16 A - SUPERFICIAL
	LLOC TREBALL TERRA 4 END - 1 RAS - PRESA TV
	TELEVISIO
	PRESA RJ 45
	PRESA RJ 45 PER PUNT D'ACCÉS WIFI
	PLACAMONTOR VIDEOPORTER
	QUADRE ELECTRIC / BARRIQUADE ELECTRIC
	EQUIPAMENT ANDORRA TELECOM
	LINES ELECTROQUES

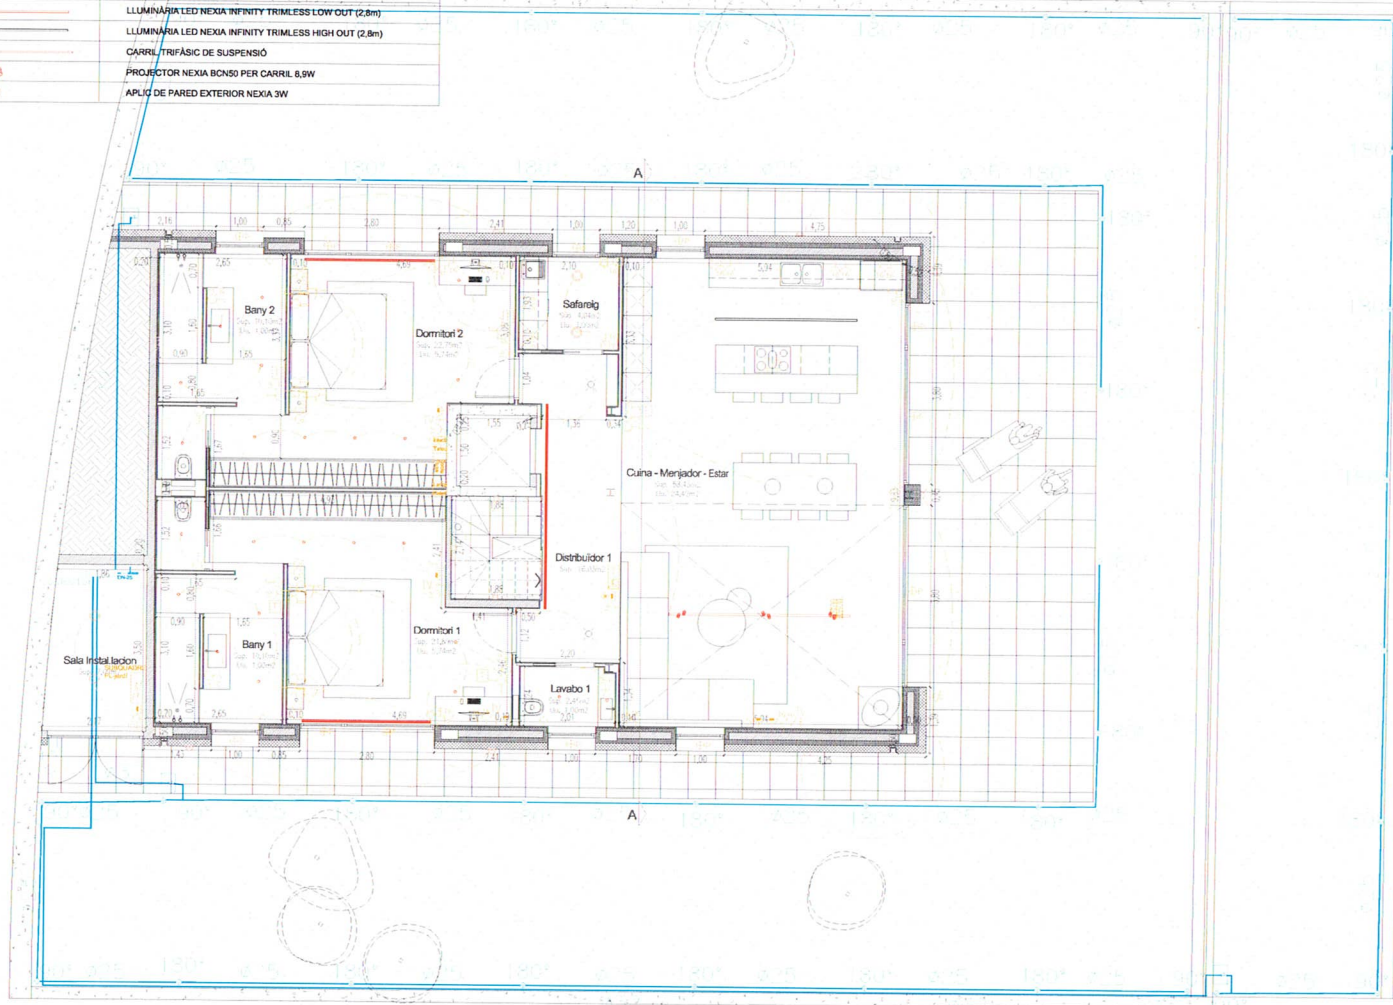

Superfície parcel·la neta: 601,40 m²
 Superfície d'ocupació màx.: 0,33x601,40 m² = 198,46 m²
 Superfície edificable màx.: 0,8x601,40 m² = 481,12 m²

Superfície ocupada: 198,44 m² < 198,46 m²
 Superfície edificable: 476,99 m² < 481,12 m²

Superfície construïda Sota coberta: 122,71 m²
 Superfície construïda Plana Baixa: 198,44 m²
 Superfície construïda Plana Jardí: 177,42 m²
 Superfície total construïda: 498,57 m²



Avda. Verge de Carleth nº124,1r
 Telf: 914 983 - 371 191
 email: info@enginyeriacoma.com
 AD000 - SANT JULIA DE LÒRIA

PROJECTE RE-04-21

000000
 Xalet unifamiliar Jardí PONS LLUÏA

LLOC
 Parcel·la N° 13 - Plana Morell
 Anyós - La Massana

Instal·lacions Elèctriques
 Planta Jardí **ELECT-02**

ESCALA
 1/100

DATA
 Projecte:

Modificació: Novembre 2022

INSTAL·LACIO D'ARXA DE PEG PLANTA JARDI


- PROGRAMADOR TOPO/SOLEY IC
- ARXA DE TUB DE POLIETILÈ D'ALTA DENSITAT DE 10 AN
- INSTAL·LACIO S'ERRADA A UNO 40 mm
- ARXA ENTRADA D'A. FREDA

- ARQUETA DE REGISTRE RECTANGULAR STANDARD TOPO 210-20
- EQUIPADA UNA ELECTROVALVULA TOPO 32 PLUS (10)
- TRIFUS R TOPO 5700-3P AMB BOQUILLA NPP

Solicitant

LLEGENDA ENLLUMENAT	
	LLUM SUSPESA DE SOSTRE TIRES 12W
	DOWNLIGHT NEXIA HUT_L EMPOTRABLE 21W
	DOWNLIGHT NEXIA TOLVA_S 9W
	APLIC DE PARED NEXIA CONFORT BAÑADOR 15410-X 1,2W
	TIRA LED NEXIA 21033 14,4W/m
	LLUM DE CAPCALERA LLIT NEXIA BCN 30 AIR 6W
	LLUMINÀRIA LED NEXIA INFINITY TRIMLESS LOW OUT (1,7m)
	LLUMINÀRIA LED NEXIA INFINITY TRIMLESS LOW OUT (2,8m)
	LLUMINÀRIA LED NEXIA INFINITY TRIMLESS HIGH OUT (2,8m)
	CARRIL TRIFÀSIC DE SUSPENSÍO
	PROJECTOR NEXIA BCN50 PER CARRIL 8,9W
	APLIC DE PARED EXTERIOR NEXIA 3W

LLEGENDA ELECTRICITAT	
	INTERRUPTOR
	INTERRUPTOR COMBATOR
	INTERRUPTOR COMBATOR D'ENCLAVAMENT
	PROTECTOR PERMANENT PORTA QUARTZ
	PUNT D'ALIMENTACIÓ PERMANENT ELÈCTRIC
	PUNT D'ALIMENTACIÓ PORTA QUARTZ
	DETECTOR PRESENCIA TIPO IKNR DE JUNG
	CÈL·LULA FOTOVOLTAICA
	PRESA DE CORRENT A 16 A
	PRESA DE CORRENT A 25 A
	PRESA DE CORRENT A 16 A - SUPERFICIAL
	LLOC TREBALL TERRA 4 END + 1 FIAS + 1PRESA TV
	TELEVISIÓ
	PRESA RJ 45
	PRESA RJ 45 PER PUNT D'ACCÉS WIFI
	PLACADAMONTOR VIDEOPORTER
	QUADRIL ELÈCTRIC / SUBSTANCIA ELÈCTRIC
	EQUIPAMENT ANTIPARRA TELECOM
	LÍNIES ELÈCTRIQUES

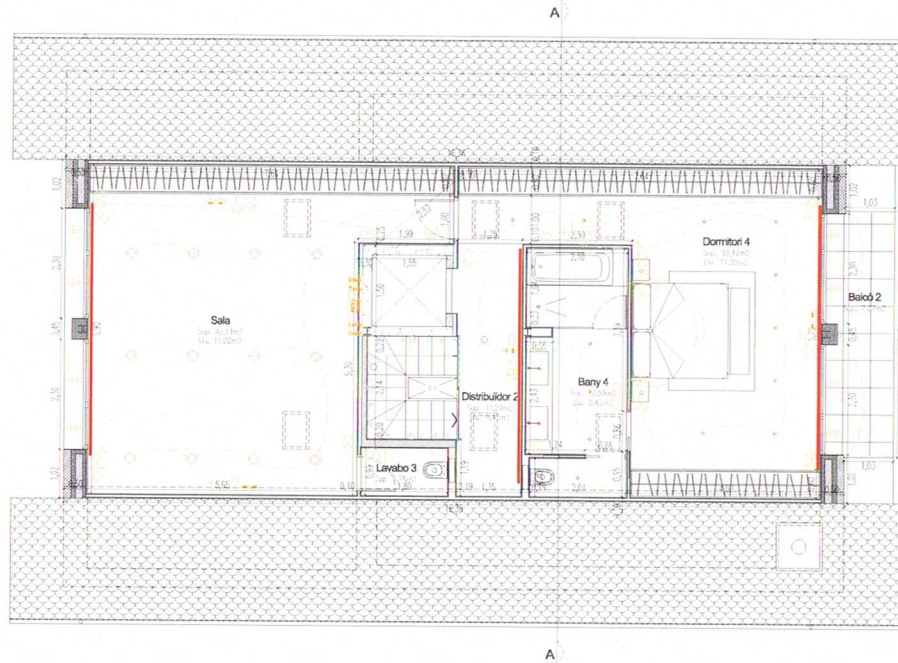

Superficie parcel·la neta: 601,40 m²
 Superficie d'ocupació màx.: 0,33x601,40 m² = 198,46 m²
 Superficie edificable màx.: 0,8x601,40 m² = 481,12 m²

Superficie ocupada: 198,44 m² < 198,46 m²
 Superficie edificable: 476,99 m² < 481,12 m²

Superficie construïda Sota coberta: 122,71 m²
 Superficie construïda Plania Baixa: 196,44 m²
 Superficie construïda Plania Jardi: 177,42 m²
 Superficie total construïda: 496,57 m²



Arts. Vergés de Cambó nº124, 1r
 Tel·lèfon: 814 043 - 371 151
 mòbil: 609 69 99 99
 ADREÇA: SANT JULIA DE LÒRIA

PROJECTE RE-04-21

000000
 Xalet unifamiliar Jordi PONS LLUVIA

LLOC
 Parcel·la N° 13 - Plana Morell
 Anyós - La Massana

Instal·lacions Elèctricitat
 Planta Sota-Coberta **ELECT-04**

ESCALA
 1/100



DATA
 Projecte:
 Modificació: Novembre 2022