



NOTA:
VER LEYENDA DE ELECTRICIDAD
EN PLANO N°7

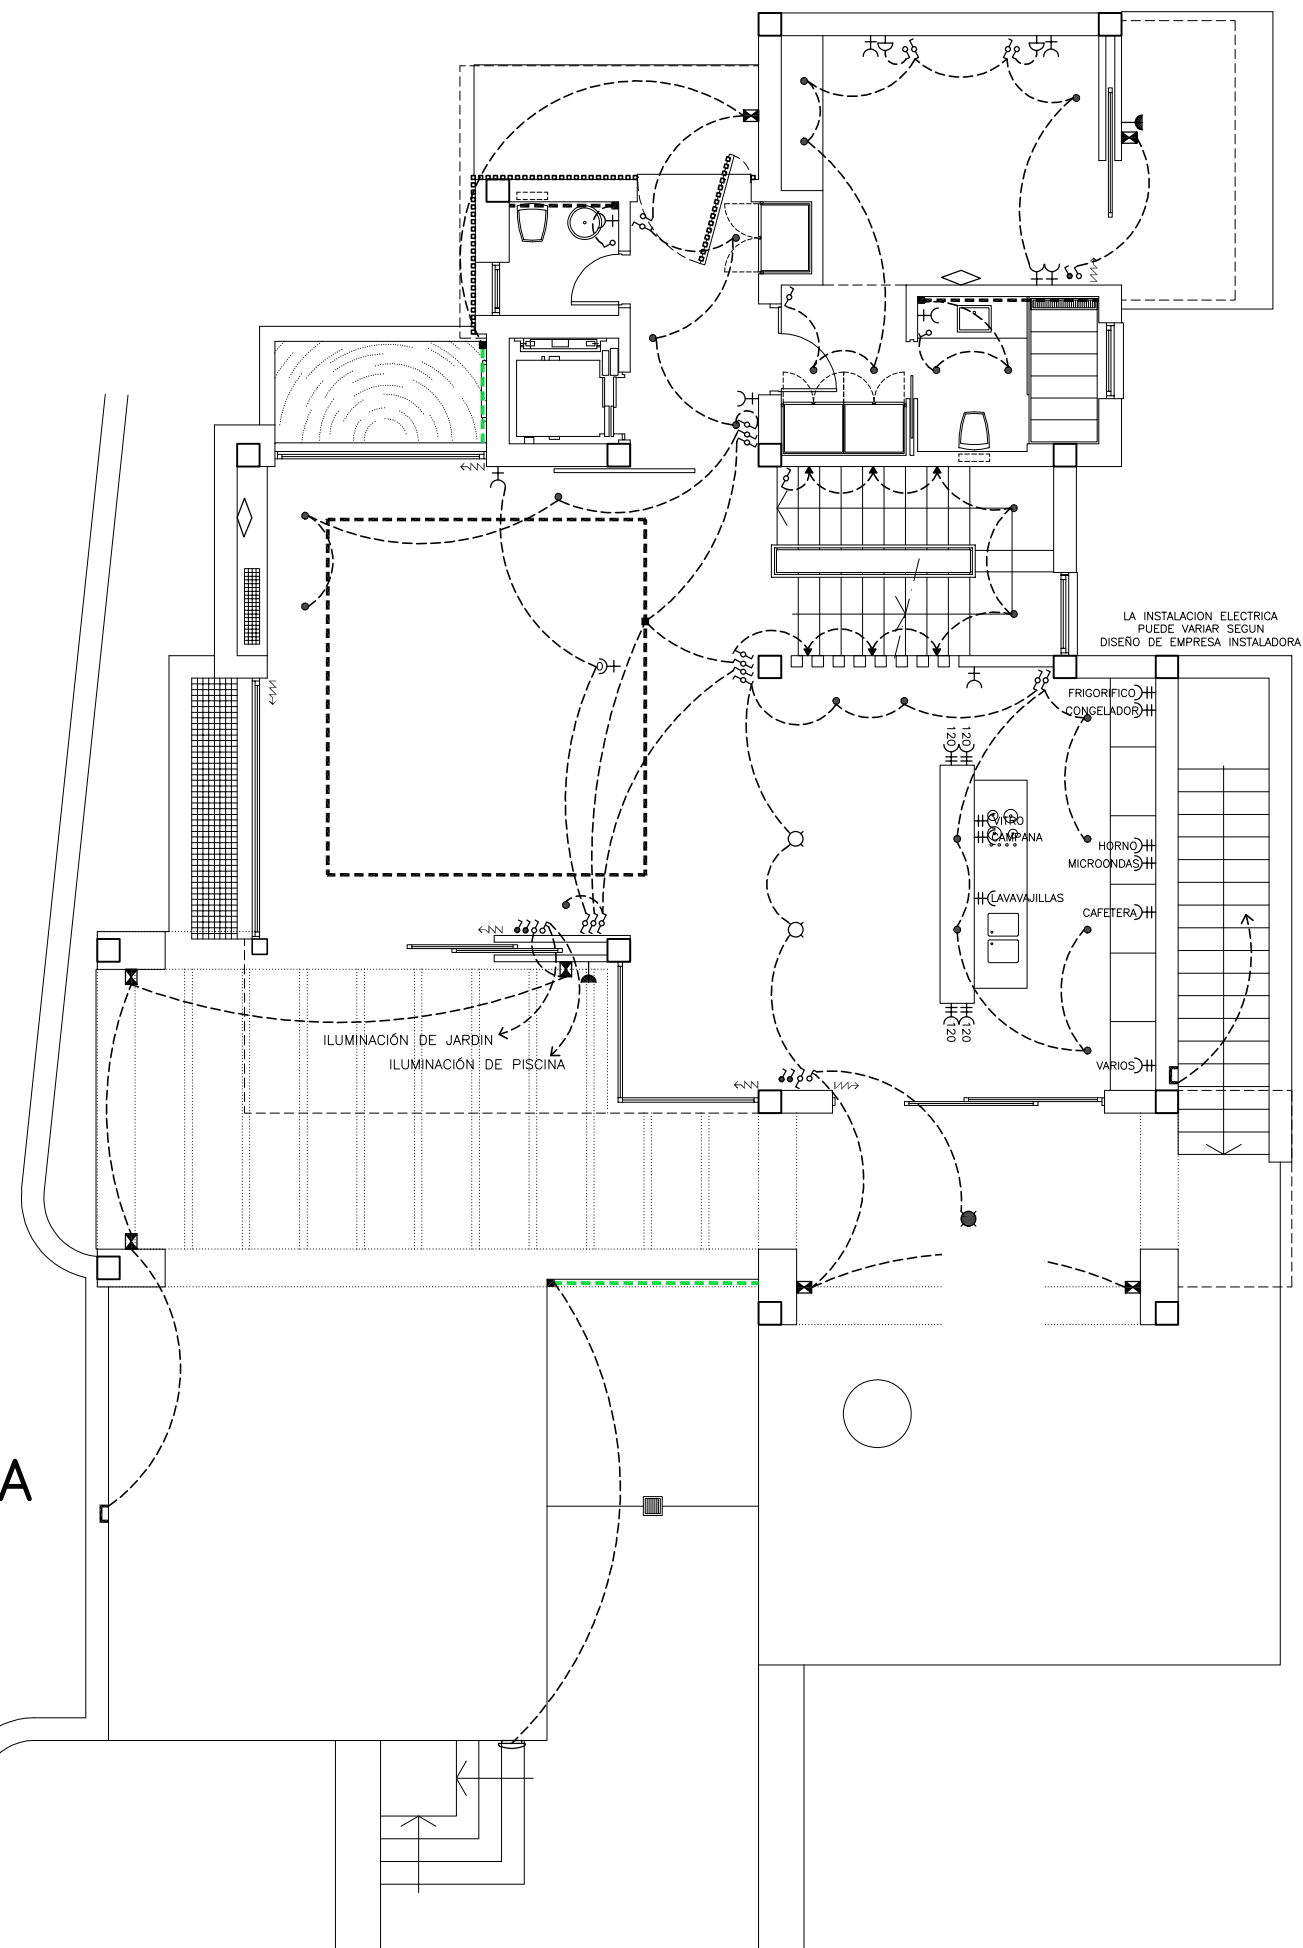

PLANTA BAJA
ESCALA 1:100


NOTA:
VER LEYENDA DE ELECTRICIDAD
EN PLANO N°7

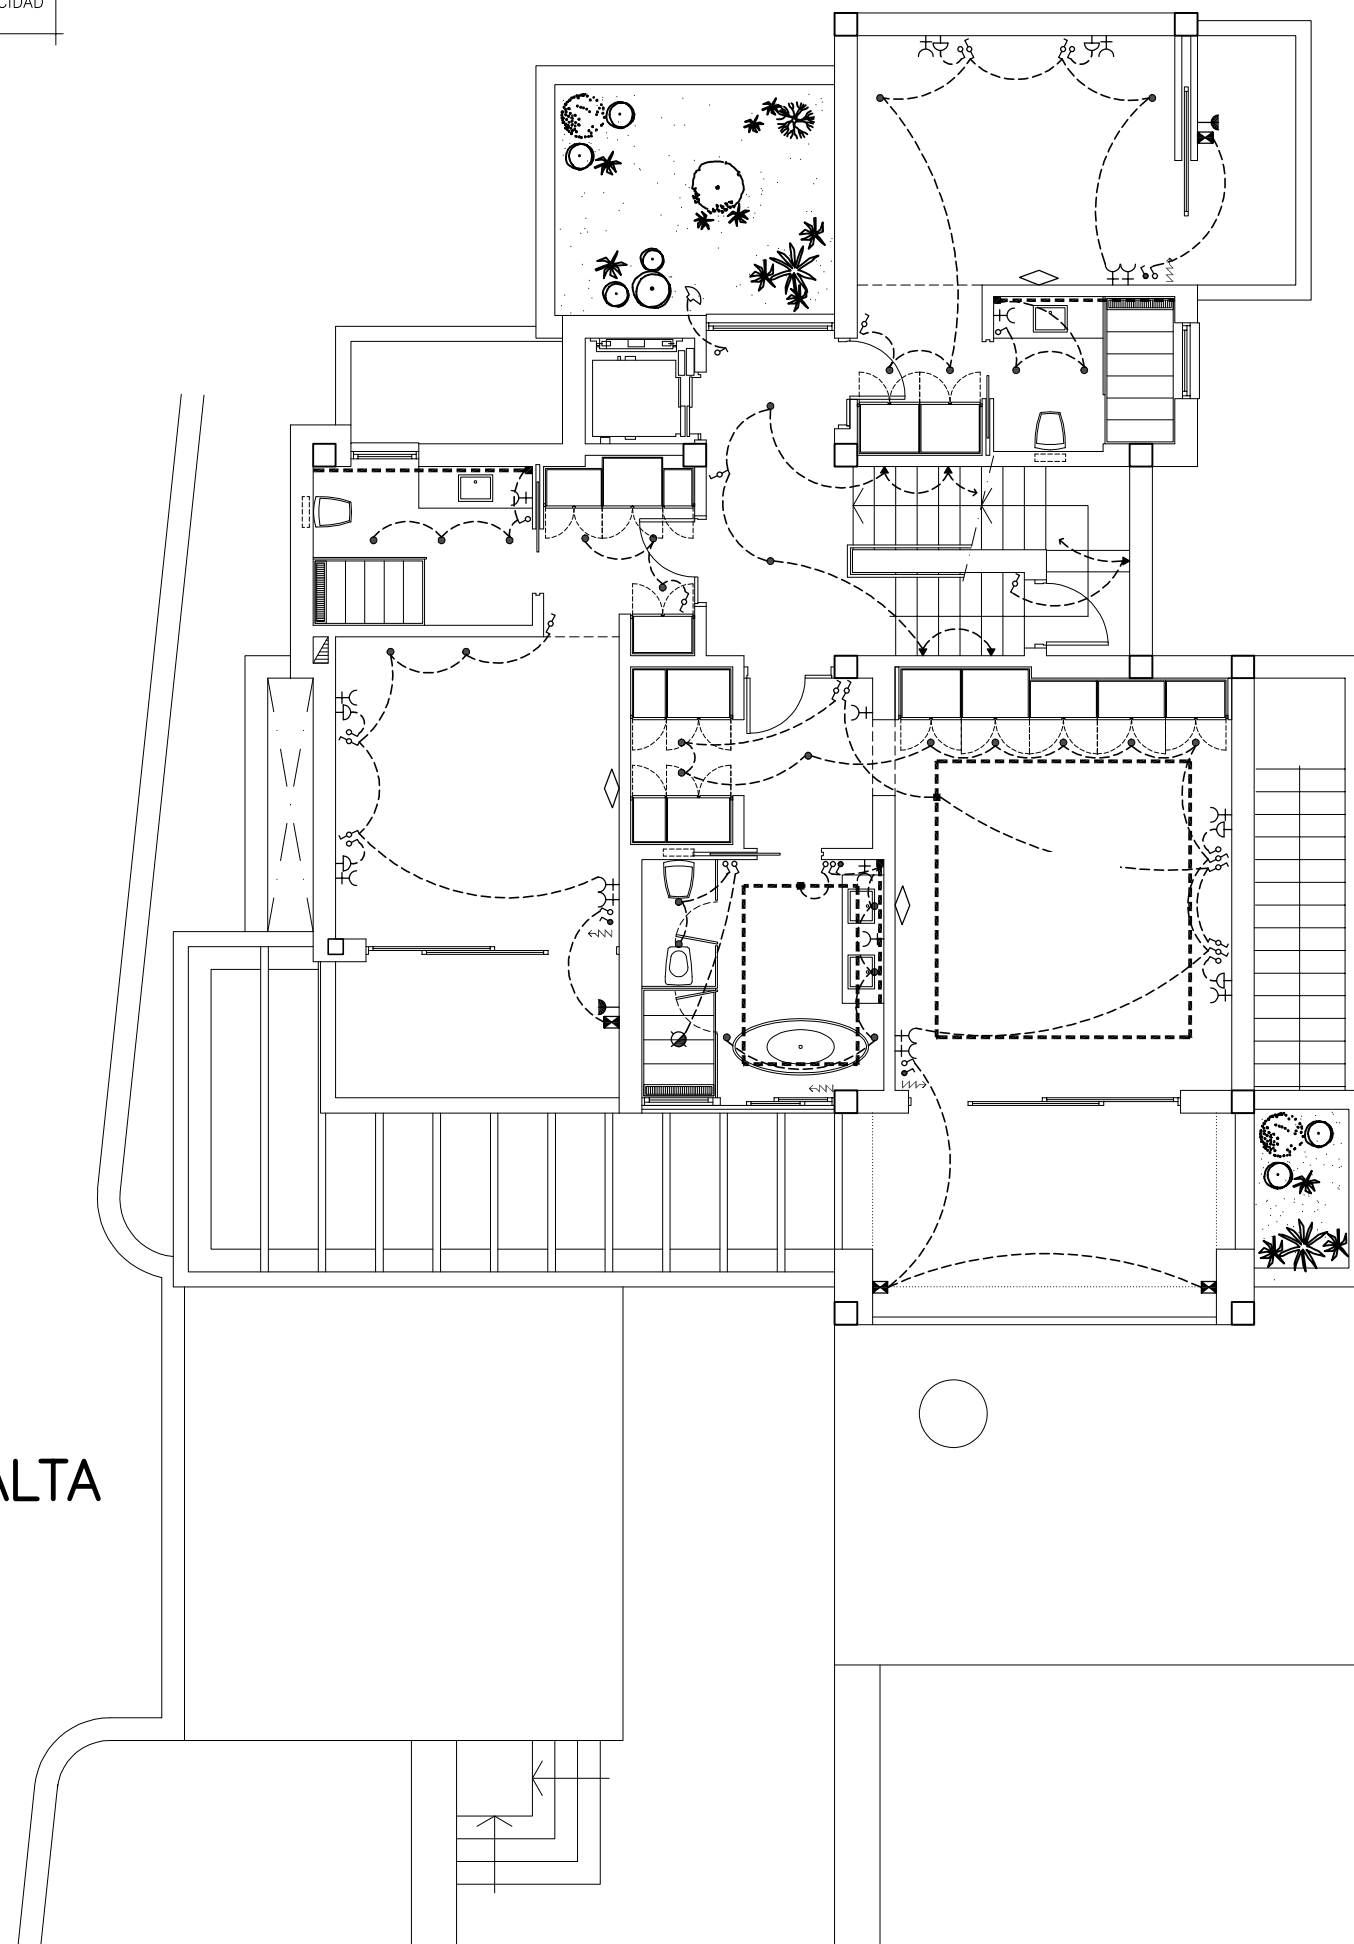

PLANTA ALTA


ESCALA 1:100

NOTA:
VER LEYENDA DE ELECTRICIDAD
EN PLANO N°7

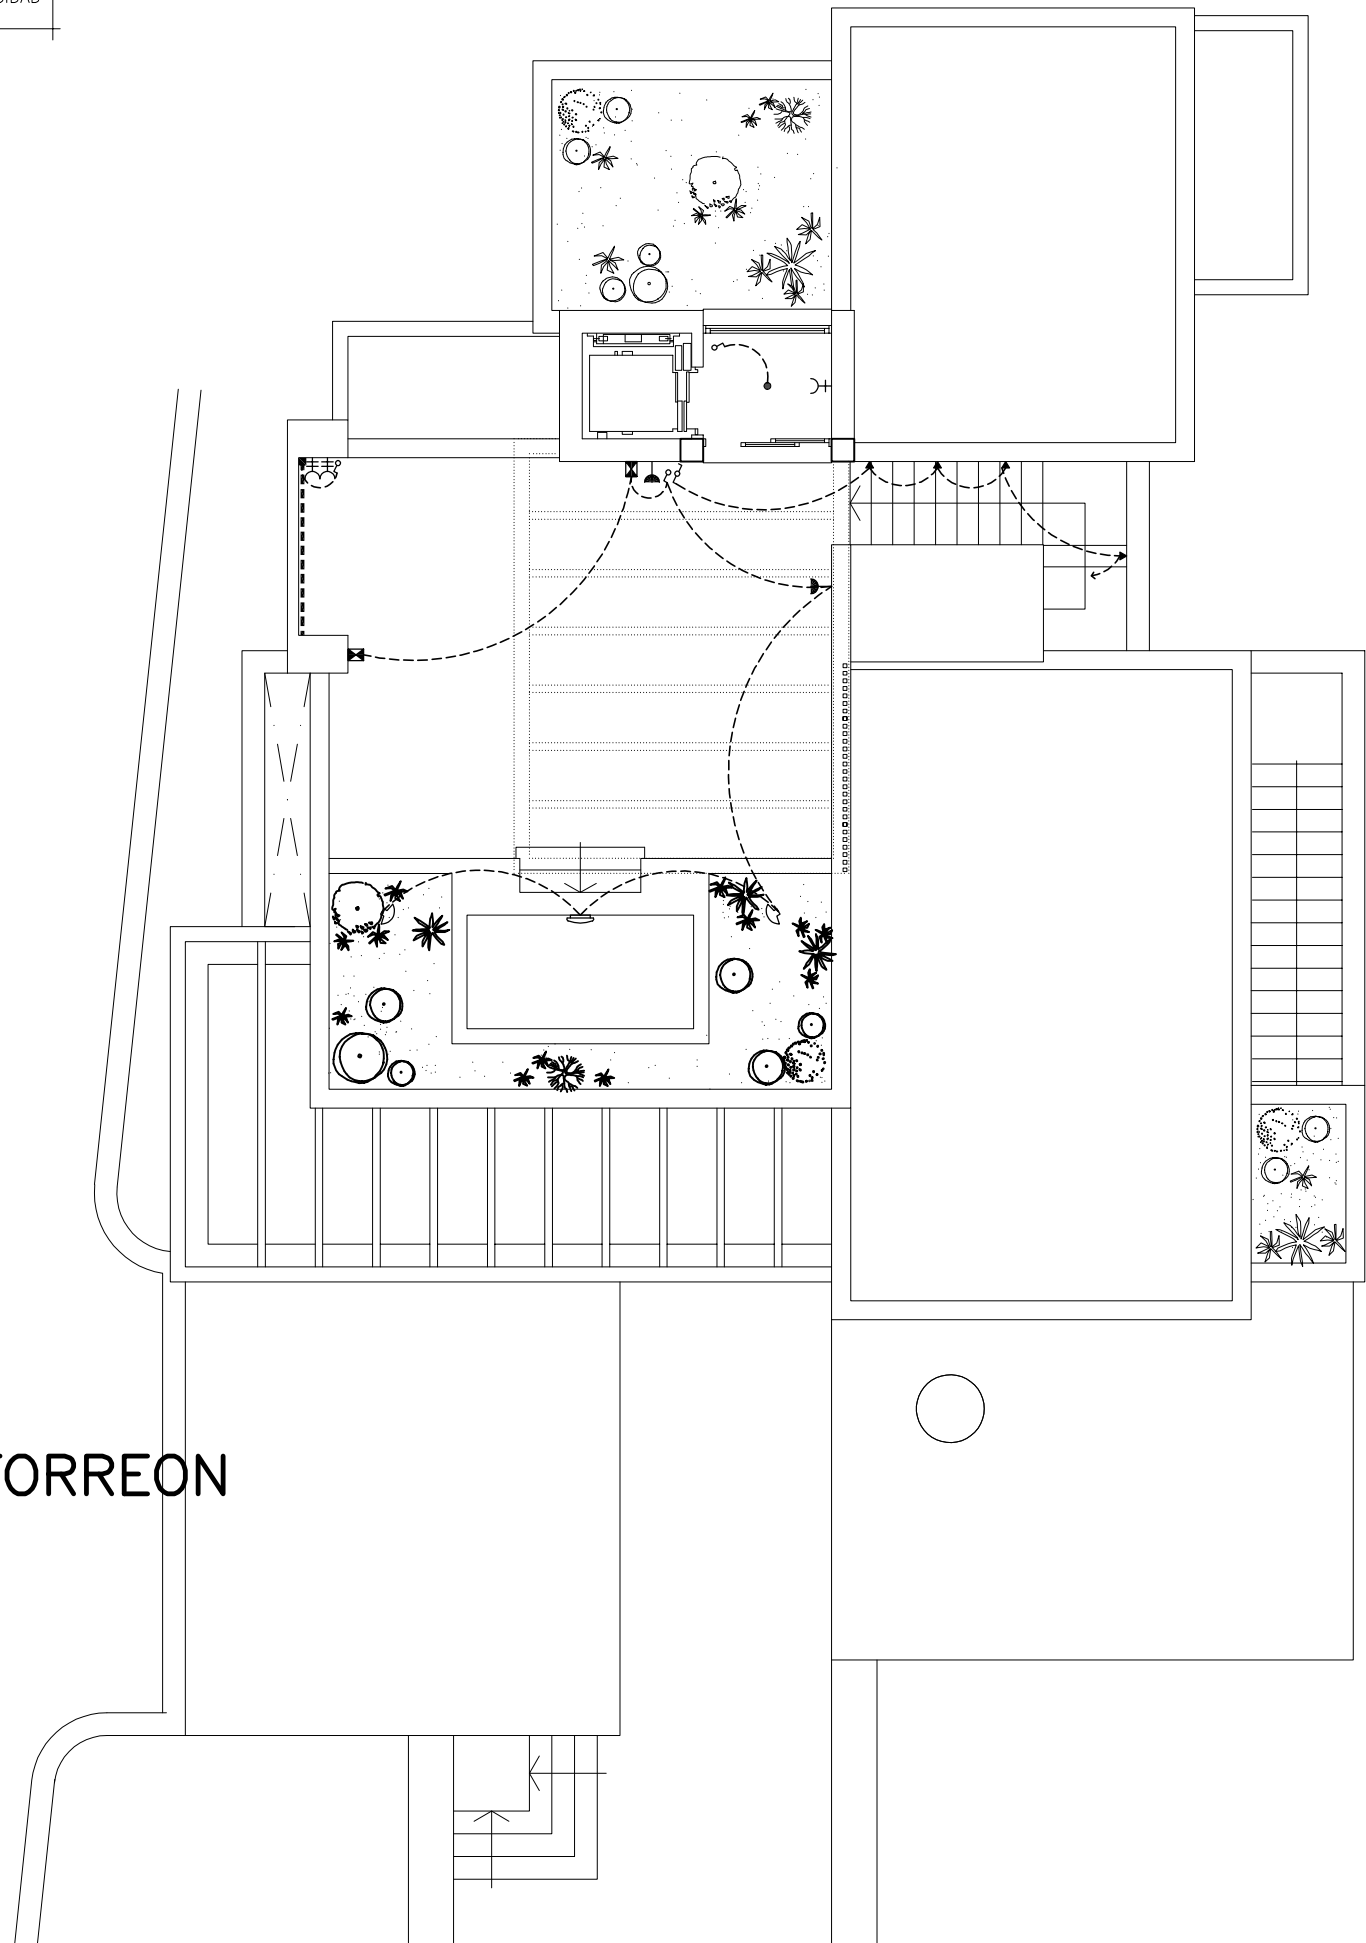

PLANTA TORREON
ESCALA 1:100

NOTA:
VER LEYENDA DE ELECTRICIDAD
EN PLANO N°7

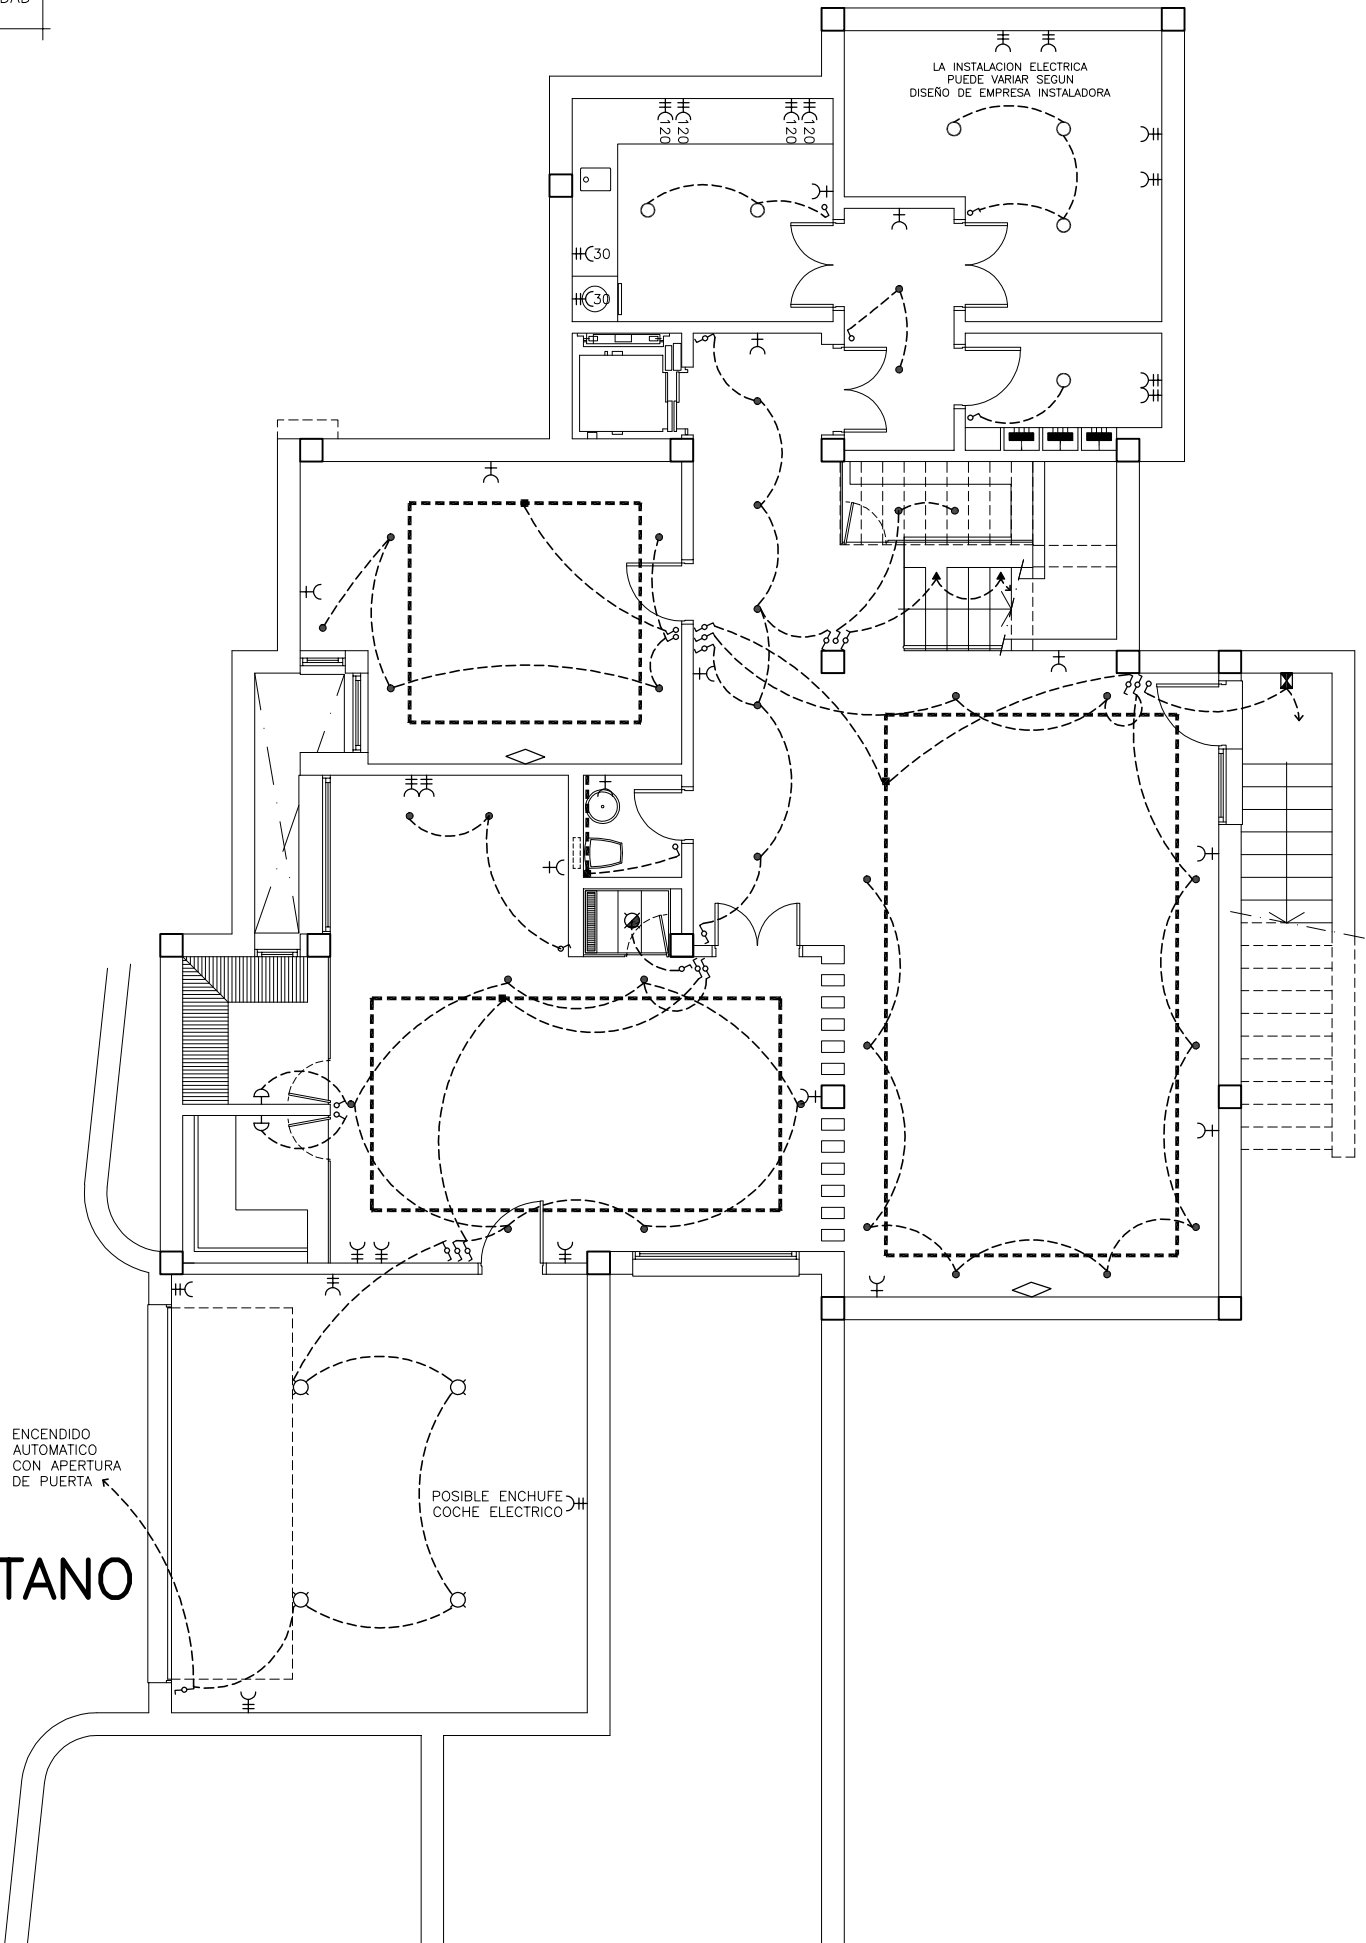

PLANTA SOTANO
ESCALA 1:100