


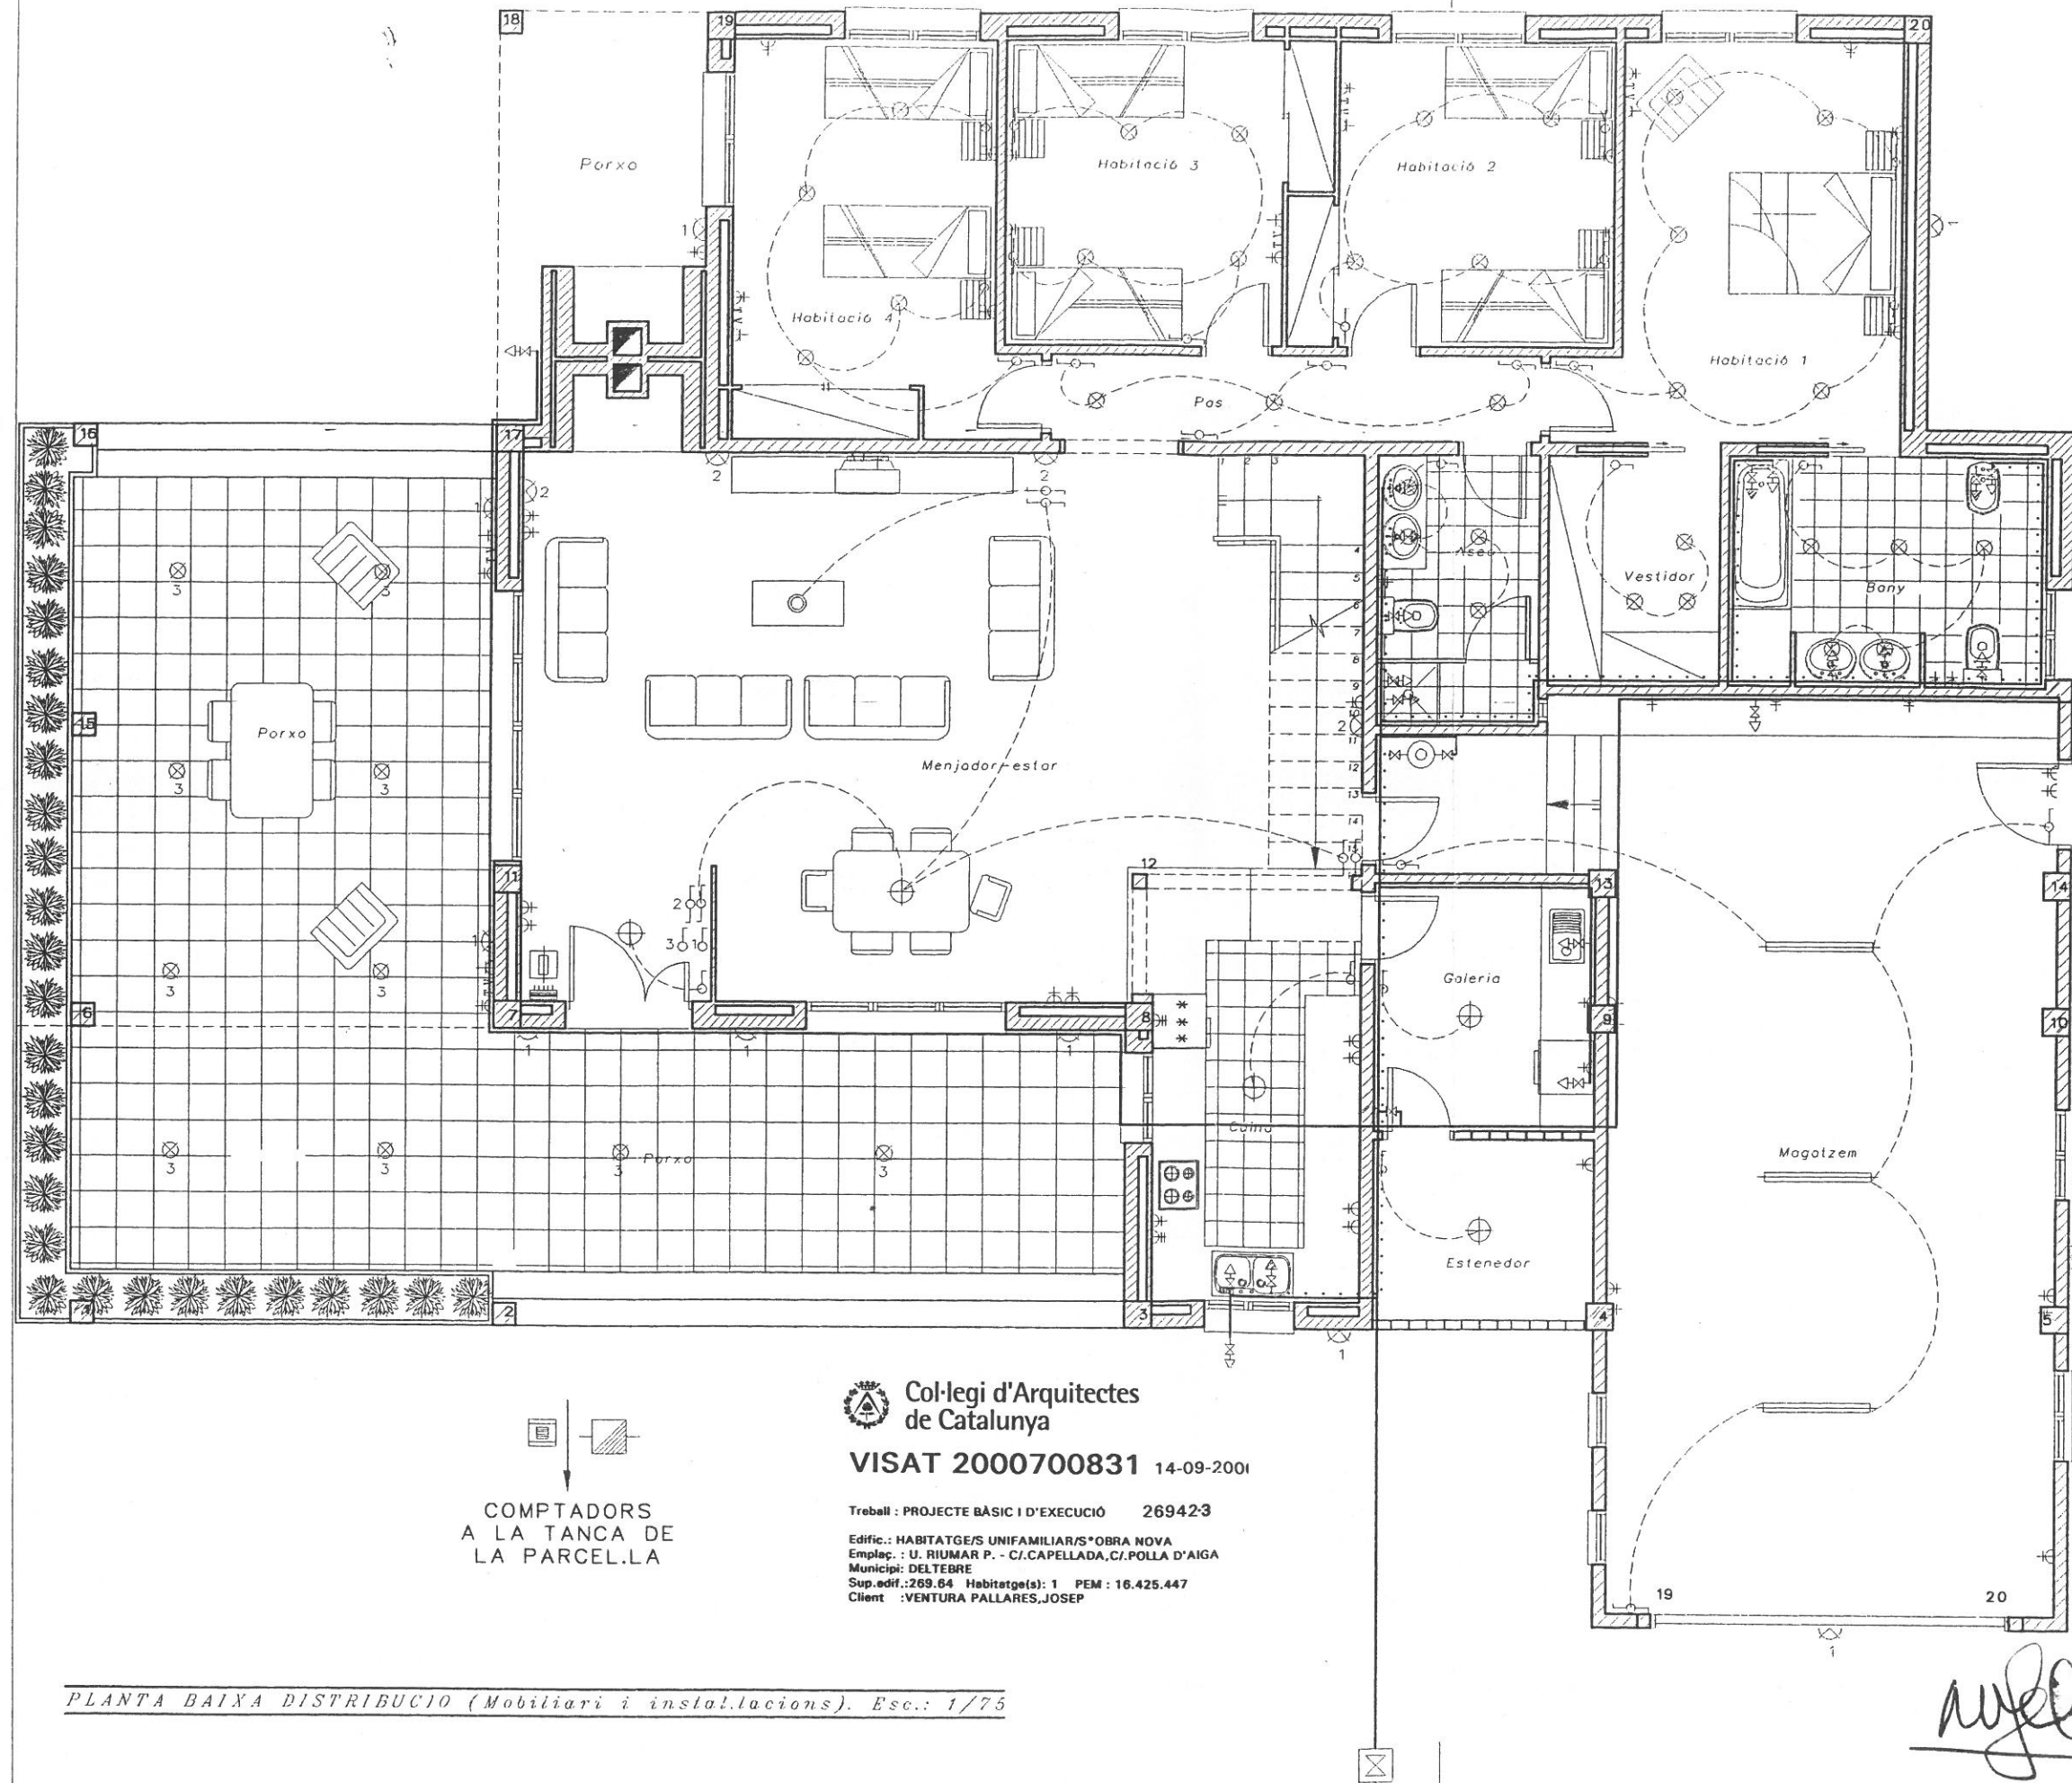

LLEGENDA D'ELECTRICITAT	
SÍMBOL	NOM ELEMENT
	Comptador
	Caixa General de Protecció
	Quadre General de Distribució
	Punt de llum en sostre
	Punt de llum en paret
	Interruptor
	Commutador
	Buse endoll de 10 Amper.
	Buse d'endoll 16 Amper. amb presa de terra
	Id. anterior 25 Amper.
	Connexió antena TV-FM
	Polsador
	Timbre
	Punt de llum alogèn Tipus Ull de Bou
	Ventilador de sostre

LLEGENDA DE FONTANERIA	
SÍMBOL	NOM ELEMENT
	Conducció d'aigua freda.
	Conducció d'aigua calenta.
	Clau de pas general en troneta.
	Comptador.
	Clau de pas divisòria.
	Acumulador elèctric.
	Punt de consum d'aigua calenta.
	Punt de consum d'aigua freda.

ANGEL CASAS SANCHEZ

Arquitecte
Rambla Nova, 47.4.1
Tarragona 43003
Telf. (977) 232685

PROJECTE
PROJECTE BASIC I D'EXECUCIO
D'HABITATGE UNIFAMILIAR AILLAT

SITUACIO
CANTONADA C/CAPADELLA-
C/POLLA D'AIGUA
(URBANIT. RIUMAR) DELTEBRE

PROPIETAT
JOSEP VENTURA PALLARES
M^a LLUISA VENTURA GALIANO

PLANOL
P.BAIXA DISTRIBUCIO
(Mobiliari i instal.lacions)

ESCALA
1/75

ARXIU
NUM. PLANOL
P-5.1

Col·legi d'Arquitectes
de Catalunya

VISAT 2000700831 14-09-2001

Treball : PROJECTE BASIC I D'EXECUCIO 269423
Edifici.: HABITATGE/S UNIFAMILIAR/S*OBRA NOVA
Emplaç.: U. RIUMAR P. - C/CAPELLADA, C/POLLA D'AIGUA
Municipi: DELTEBRE
Sup.edif.:269.64 Habitatge(s): 1 PEM: 16.425.447
Client : VENTURA PALLARES, JOSEP

COMPTADORS
A LA TANCA DE
LA PARCEL·LA

PLANTA BAIXA DISTRIBUCIO (Mobiliari i instal.lacions). Esc.: 1/75

Angel Casas